


Particolare Serbatoio interrato 40 mc doppia parete

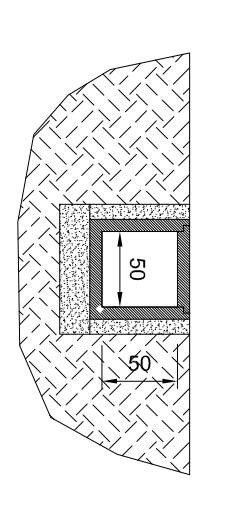

Cunicolo Tubazione Melano


CONFINI DI PROPRIETA'

**LEGENDA NUOVO IMPIANTO MECCANICO**

- 0.2" Tubo in RHD 2" SINGOLA PARETE ALIMENTAZIONE DI DIESEL
- 0.2" Tubo in RHD 2" SINGOLA PARETE ALIMENTAZIONE DI L.POWER DIESEL
- 0.2" Tubo in RHD 2" SINGOLA PARETE ALIMENTAZIONE DI L.POWER DIESEL
- 0.2" Tubo in RHD 2" SINGOLA PARETE COLLETTORI RECUPERO VAPORI
- 0.4" Tubo in RHD 4" SINGOLA PARETE PER CARICO SERBATOIO
- 0.2" Tubo in RHD 2" SINGOLA PARETE CICLO CHLOROSSOFATI
- Tubo in Acciaio Pn.W. 225 BAR

**LEGENDA NUOVO IMPIANTO ANTINCENDIO**


- ESTINTORE
- SECOCHIO DI SABBIA
- FALSIVITE DI SIANCO

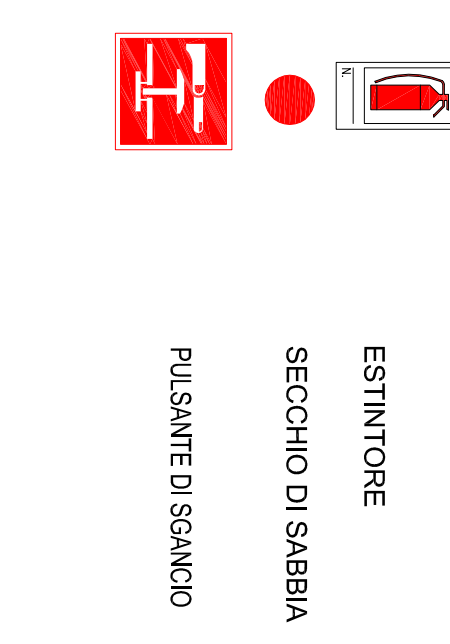

EROGATORI	PRODOTTO
A	BpH / BpH-Vp / Diesel / Diesel-Vp
B	BpH / BpH-Vp / Diesel / Diesel-Vp
C	CHLOROSSOFATI

SERBATOIO	CAPACITA'	PRODOTTO
1	40mc	Diesel
2	20mc	BpH
3	10mc	BpH-Vp
4	10mc	Diesel-Vp

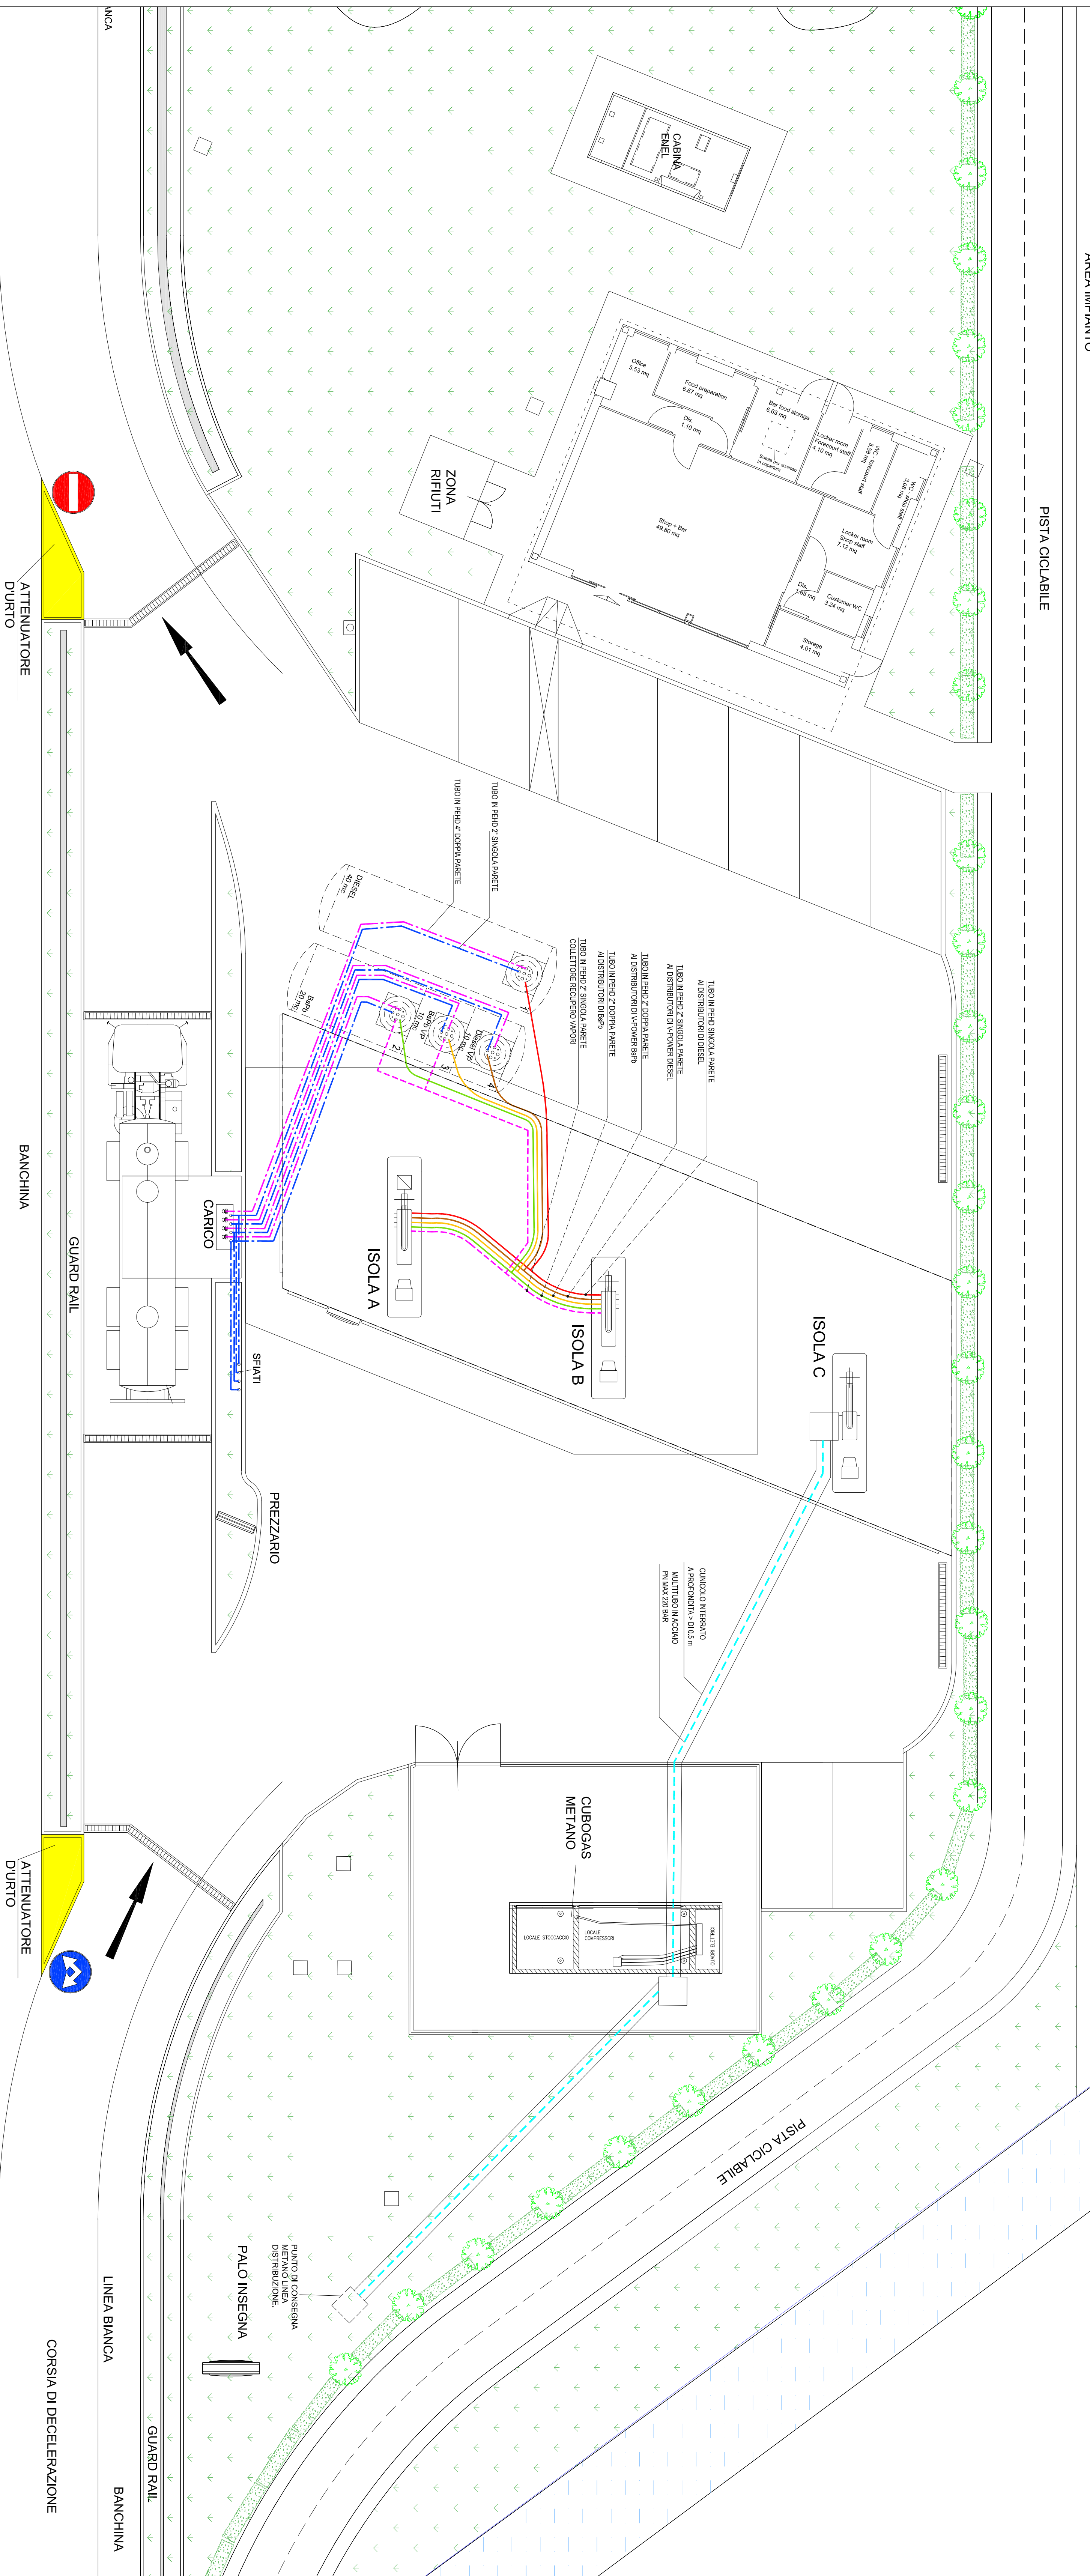

SP 235 LODI - PAVIA

PLANIMETRIA IMPIANTO MECCANICO SCALA 1:100

<p><b>PROGETTAZIONE</b></p> <p>Shell Italia S.p.A. Via Venezia, 10 - 20121 Milano Tel. 02 7600 1111</p>	<p><b>PROGETTO</b></p> <p>ARTELLA Via S. Felice, 10 - 20121 Milano Tel. 02 7600 1111</p>	<p><b>PROGETTO</b></p> <p>ICIC Via S. Felice, 10 - 20121 Milano Tel. 02 7600 1111</p>
<p><b>PROGETTO</b></p> <p>S.M. INGEGNERIA CONTINENTINO</p>	<p><b>PROGETTO</b></p> <p>ALL. INGEGNERIA CONTINENTINO</p>	<p><b>PROGETTO</b></p> <p>L.S. INGEGNERIA CONTINENTINO</p>
<p>PROGETTO: STAZIONE RIFORMINAMENTO SHELL Lodi, S.P. 235 Km 33+600 Lato Dx</p>		
<p>PROGETTO: AGENZIA DELLE DOGANE PROGETTO DI REALIZZAZIONE NUOVO IMPIANTO REV 2 PLANIMETRIA DI PROGETTO SCALA 1:100</p>		
<p>NUMERO VERSIONI: TRACIA LANCIA</p>	<p>DATA: 26-06-2013</p>	<p>COGNOME NOME: PAVI, LOCI, LANZINI</p>